

SEZNAM STAVEBNÍCH OBJEKTŮ

SO 01	KANALIZAČNÍ ŘAD – prodloužení
SO 02	KANALIZAČNÍ PŘÍPOJKY


II
256/3

II
256/5

256/7

256/8

256/2

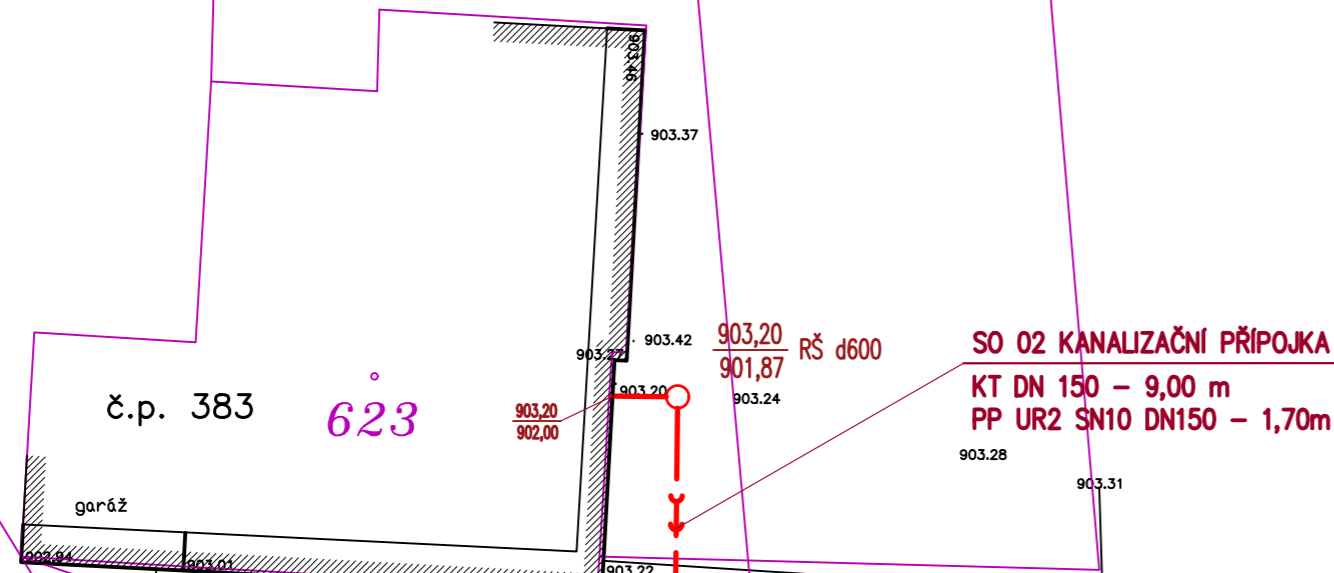

SO 01 KANALIZAČNÍHO ŘAD – prodloužení
KT DN 250 – 46,00 m

SO 02 KANALIZAČNÍ PŘÍPOJKA
KT DN 150 – 9,00 m
PP UR2 SN10 DN150 – 1,70m



SO 02 KANALIZAČNÍ PŘÍPOJKA
KT DN 150 – 5,30 m
PP UR2 SN10 DN150 – 2,50m

č.p. 301

512

196/2

č.p. 431

671

234/2

II
197/2

II
197/1

196/1

1988/2

204/5


II
198/3

II
198/1

II
198/2

195/6

195/3

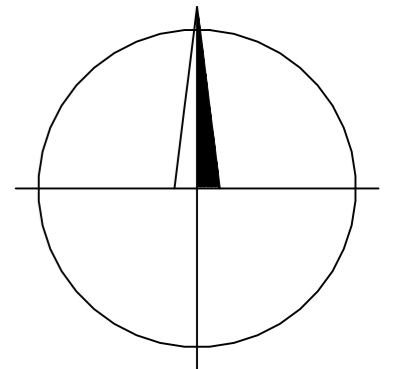

LEGENDA

STÁVAJÍCÍ MAJETKOPRÁVNÍ HRANICE

STÁVAJÍCÍ SÍŤ:

- STÁVAJÍCÍ STL PLYNOVOD - GasNet
- STÁVAJÍCÍ KABELOVÉ VEDENÍ NN - ČEZ Distribuce
- ZAMĚŘENÝ PRŮBĚH OPTICKÉHO KABELU CETIN
- STÁVAJÍCÍ KABELOVÉ VEDENÍ SLABOPROUDU - nadzemní CETIN
- STÁVAJÍCÍ VODOVOD - VaK
- STÁVAJÍCÍ KANALIZACE - splašková - VaK
- STÁVAJÍCÍ KABELOVÉ VEDENÍ VO - město

NAVRŽENÉ SÍŤE:

- PRODLOUŽENÍ KANALIZAČNÍHO ŘADU
- KANALIZAČNÍ PŘÍPOJKY

HIP Ing. Ivan FOREJT	Zodp. projektant: Ing. Ivan FOREJT	Vypracoval: Ing. Ivan FOREJT	Ing. Ivan FOREJT KV*PROJEKT IČO: 13875949 Rozkvetlá 178 362 11 Jenišov
Investor: Město Abertamy, Farní 2, 362 35 Abertamy			Č. par.: Objekt: SO 01 KANALIZAČNÍ ŘAD – prodloužení SO 02 KANALIZAČNÍ PŘÍPOJKY
Objednatel: IZ SERVIS spol. s r.o., Stará Chodovská 94, 357 35 Chodov			
Akce: ABERTAMY – Hornická ulice PRODLOUŽENÍ KANALIZAČNÍHO ŘADU, KANALIZAČNÍ PŘÍPOJKY, p.p.č. 1934/1 k.ú. Abertamy			
Obec: ABERTAMY	Kraj: KARLOVARSKÝ	Datum: 03/2024	Zak. číslo: 0524
Obsah: SITUACE STAVBY	Stupeň: DSP	Měřítko: 1:200	Číslo přílohy: D.1.02